



PROJETO DE REDE E TELEFONIA

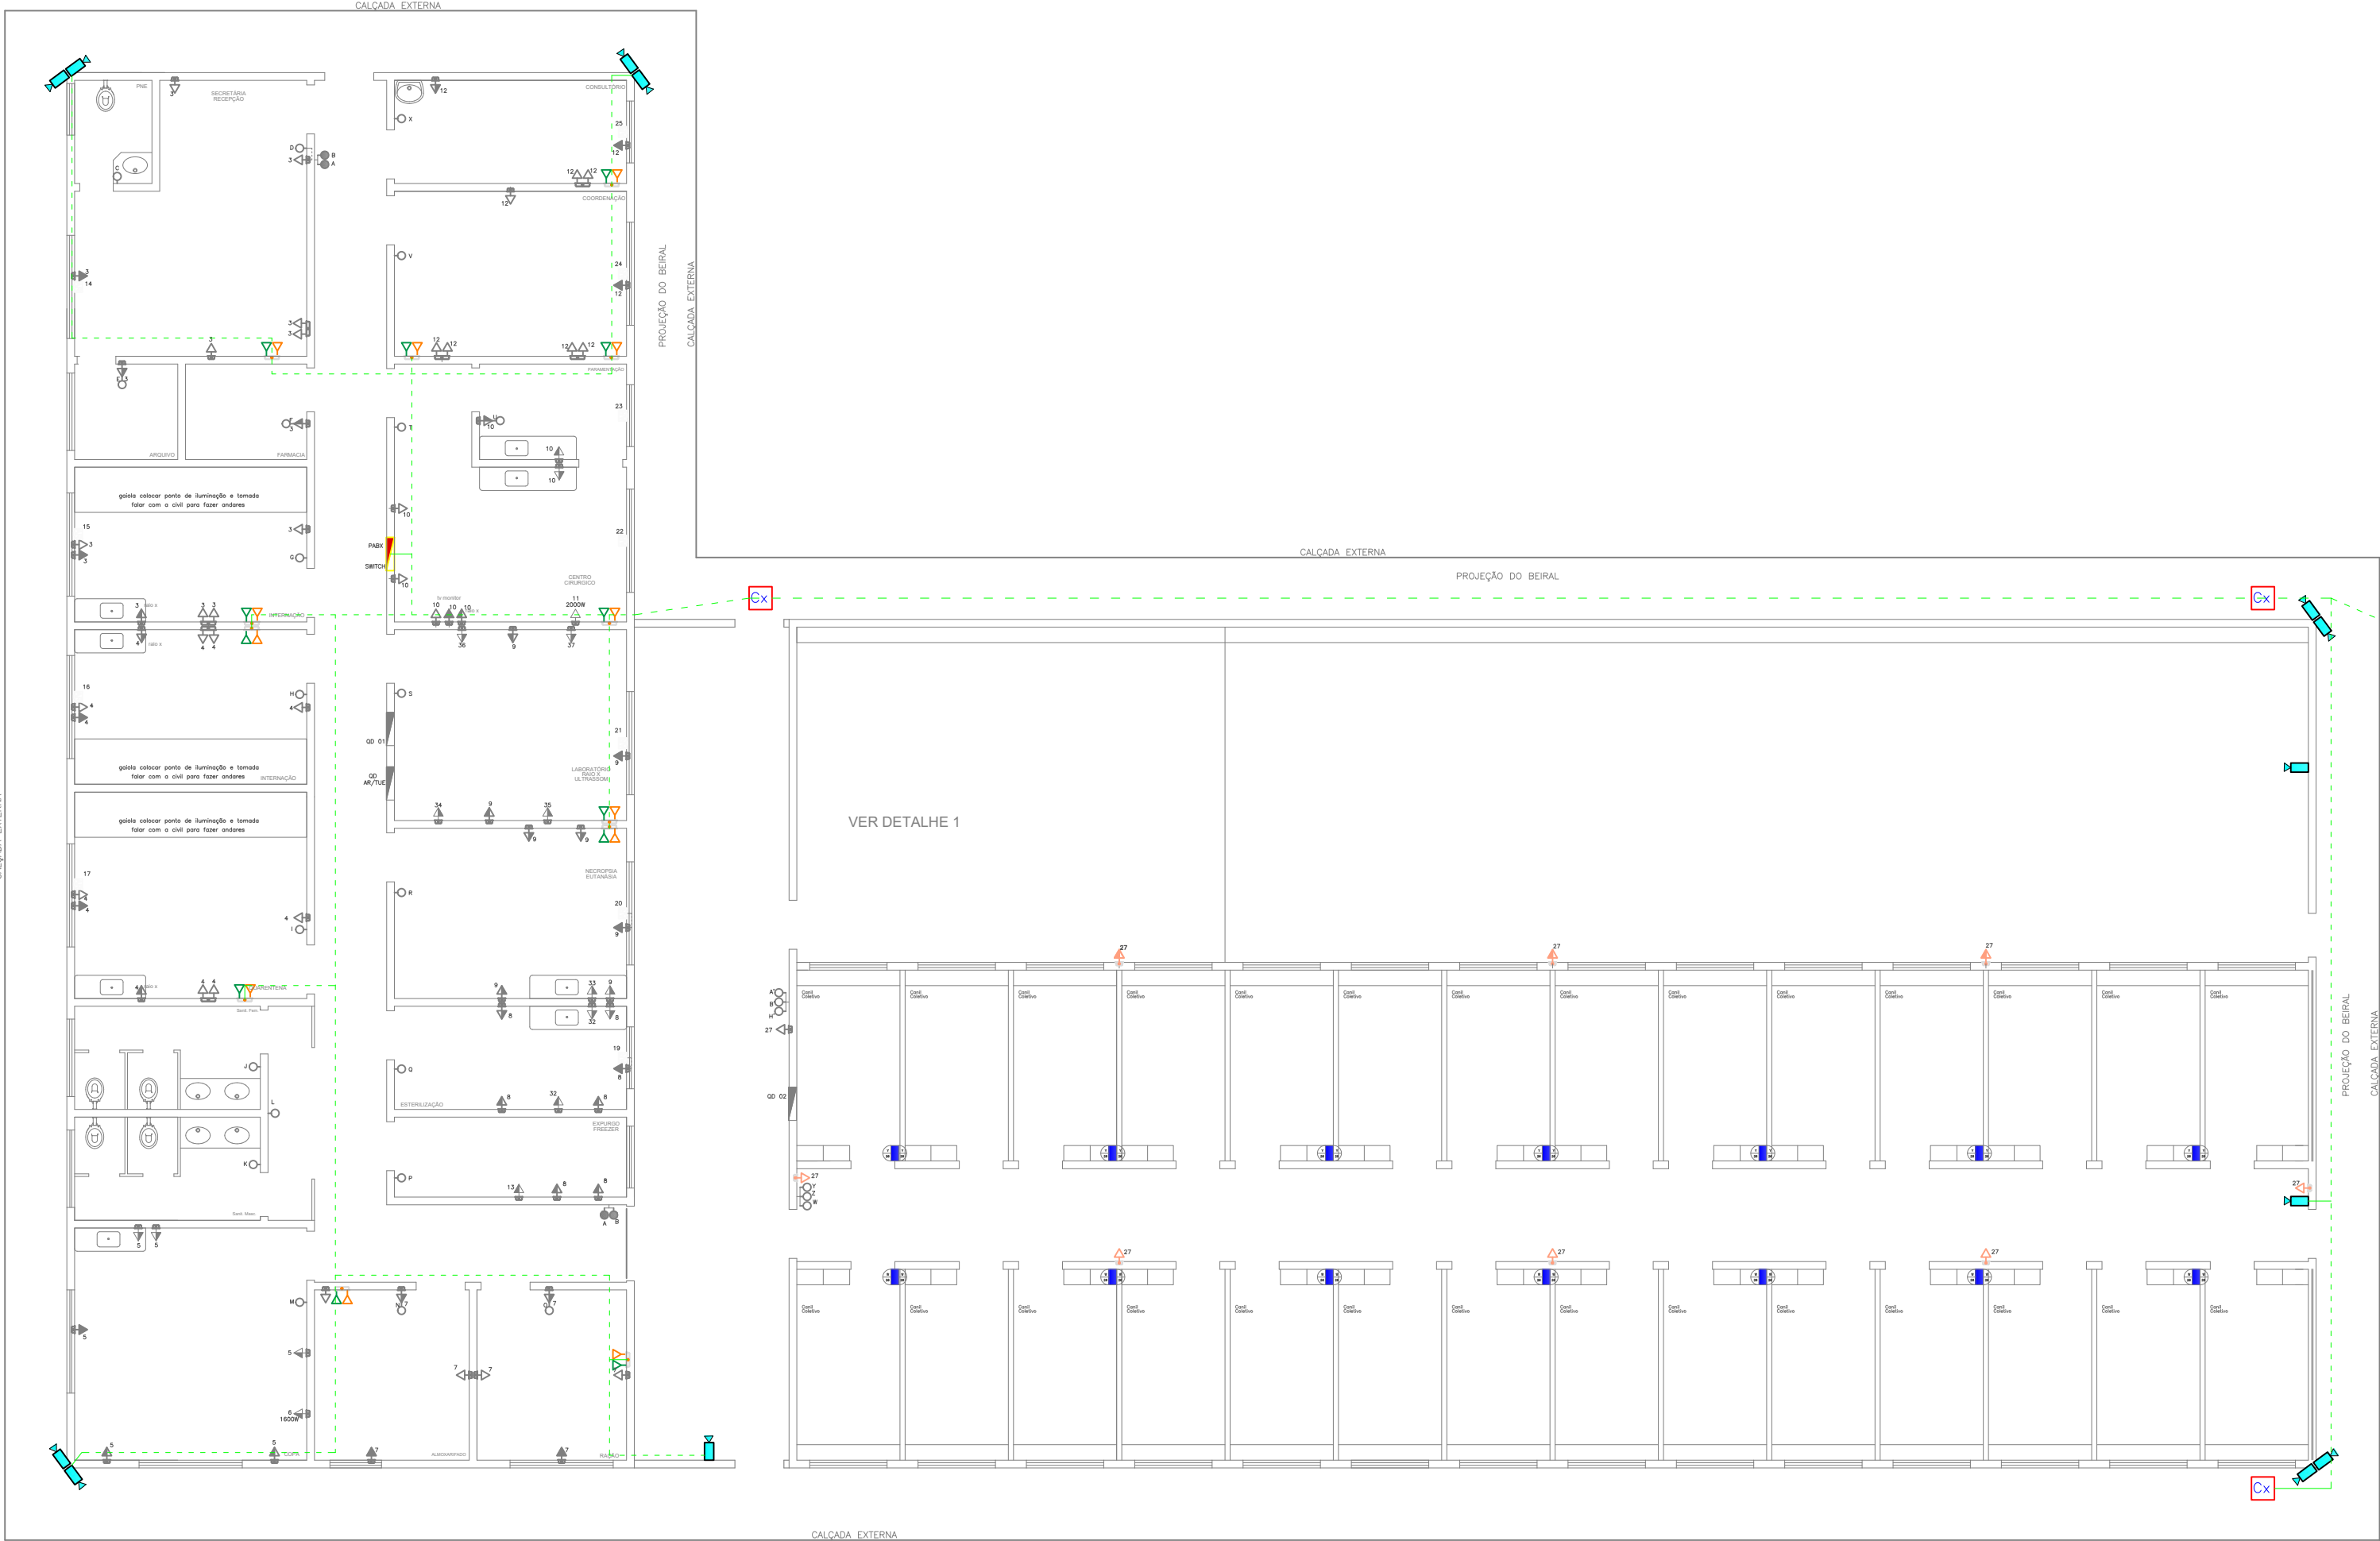

PLANTA BAIXA - CANIL COLETIVO  
ESCALA: 1:100

VER DETALHE 1

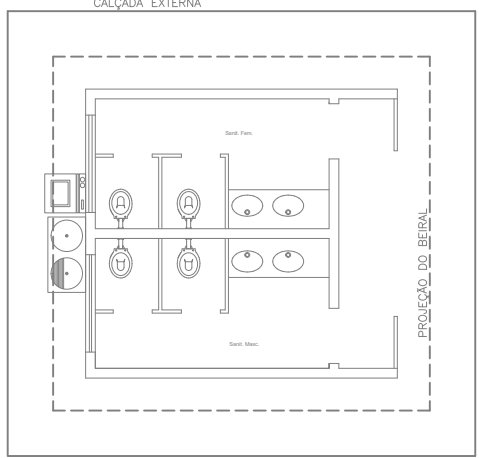

PLANTA BAIXA - GATIL/SOLARIO  
ESCALA: 1:100

PREFEITO MUNICIPAL

\_\_\_\_\_  
Diretor de obras, Convênios e Infraestrutura Urbana  
LEONARDO MIGUEL ORNELAS RIBEIRO TEIXEIRA DE CARVALHO  
CREA: 507007630-7  
Nº DA ART: \_\_\_\_\_

\_\_\_\_\_  
Subdiretor de obras, Convênios e Infraestrutura Urbana  
JOSÉ PAULO A. ROSSANEZI  
CREA: 0685025910  
Nº DA ART: \_\_\_\_\_

\_\_\_\_\_  
Engenheira Eletricista  
LORRAINE CAMPOS DE OLIVEIRA  
CREA: 5070111879  
Nº DA ART: \_\_\_\_\_

PREFEITURA MUNICIPAL DE BEBEDOURO ADM. 2021/2024 DEPARTAMENTO DE ENGENHARIA E OBRAS CLIENTE: DEPARTAMENTO DE PLANEJAMENTO URBANO CONSTRUÇÃO DE CANIL/GATIL OBJETIVO: PROJETO DE REDE E TELEFONIA	DATA	NOME
	DES 5/05/2023	LORRAINE C O
	REV	
	APR	
	ESCALA	PESO
INDICADAS	CAD	kg
	DESENHO Nº	02/04